



# SNA

Presidenza del Consiglio dei Ministri  
Scuola Nazionale dell'Amministrazione

IMPLEMENTAZIONE DELLE ATTREZZATURE INFORMATICHE E SVILUPPO DEI SISTEMI INFORMATIVI CON RIFERIMENTO ALLE AULE ED ALLE POSTAZIONI DI LAVORO A SUPPORTO DELLA DIDATTICA DELLA SCUOLA

Sede SNA via Caviglia, 24 - Roma

PROGETTO ESECUTIVO  
ELABORATO 11

APRILE 2019

PROGETTO IMPIANTI  
LAYOUT CANALIZZAZIONI A CONTROSOFFITTO

(Arch. Sergio Cirella, Via Attilio Friggeri 106, 00136 - Roma, C.F. CRLSRG53H11H501I)




Presidenza del Consiglio dei Ministri

PRESIDENZA DEL CONSIGLIO DEI MINISTRI  
SCUOLA NAZIONALE DELL'AMMINISTRAZIONE  
VIA M. CAVIGLIA, 24 - ROMA

PIANO DI SVILUPPO DOTAZIONI E ATTREZZATURE INFORMATICHE AULE S.N.A. 2019/2021  
LAYOUT IMPIANTI - CANALIZZAZIONI A CONTROSOFFITTO  
SCALA 1:200


AGGIORNAMENTO 09.04.2019

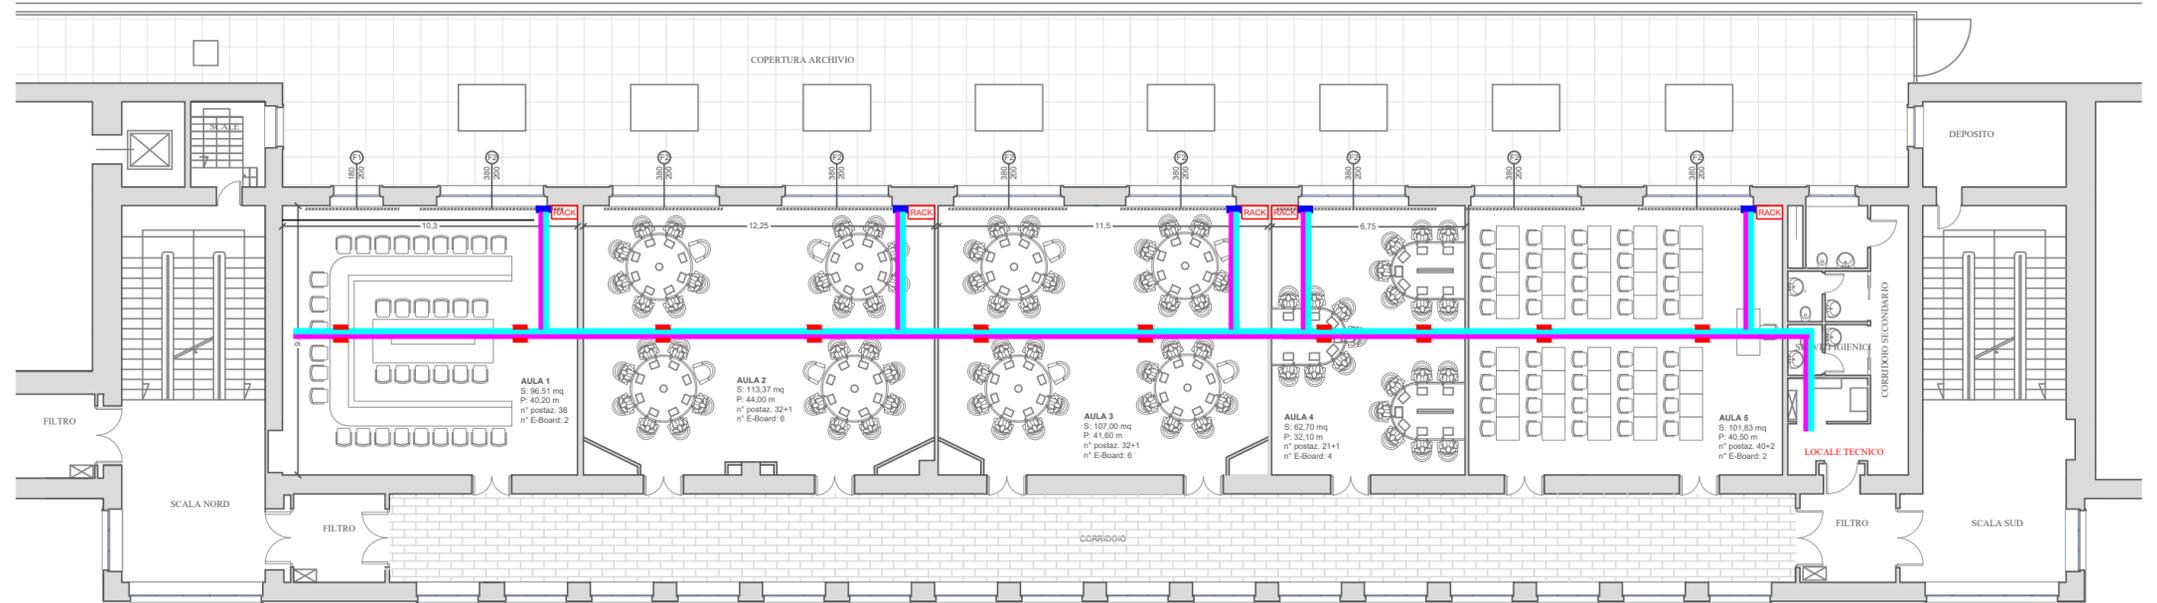

PIANTA PIANO PRIMO

### LEGENDA

- PASSARELLI GRIGLIATA ALIMENT. 200X75
- PASSARELLI GRIGLIATA SERVIZI 200X75
- CANALINA PLASTICA 800 X 600
- PIASTRA DI FISSAGGIO SCATOLE

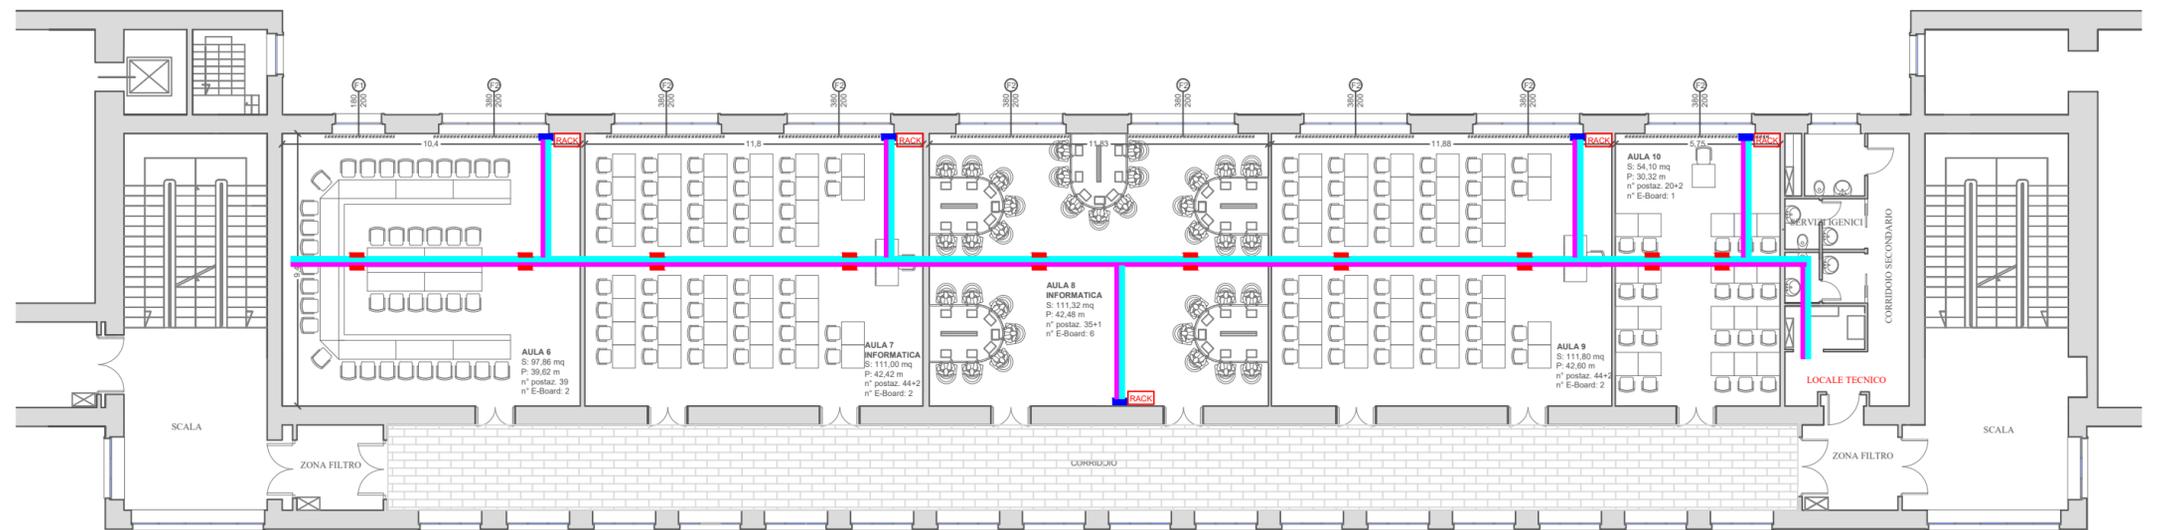

PIANTA PIANO SECONDO